


EDIFÍCIO SEDE CÂMARA MUNICIPAL DE PARÁ DE MINAS - PLENÁRIO INFERIOR

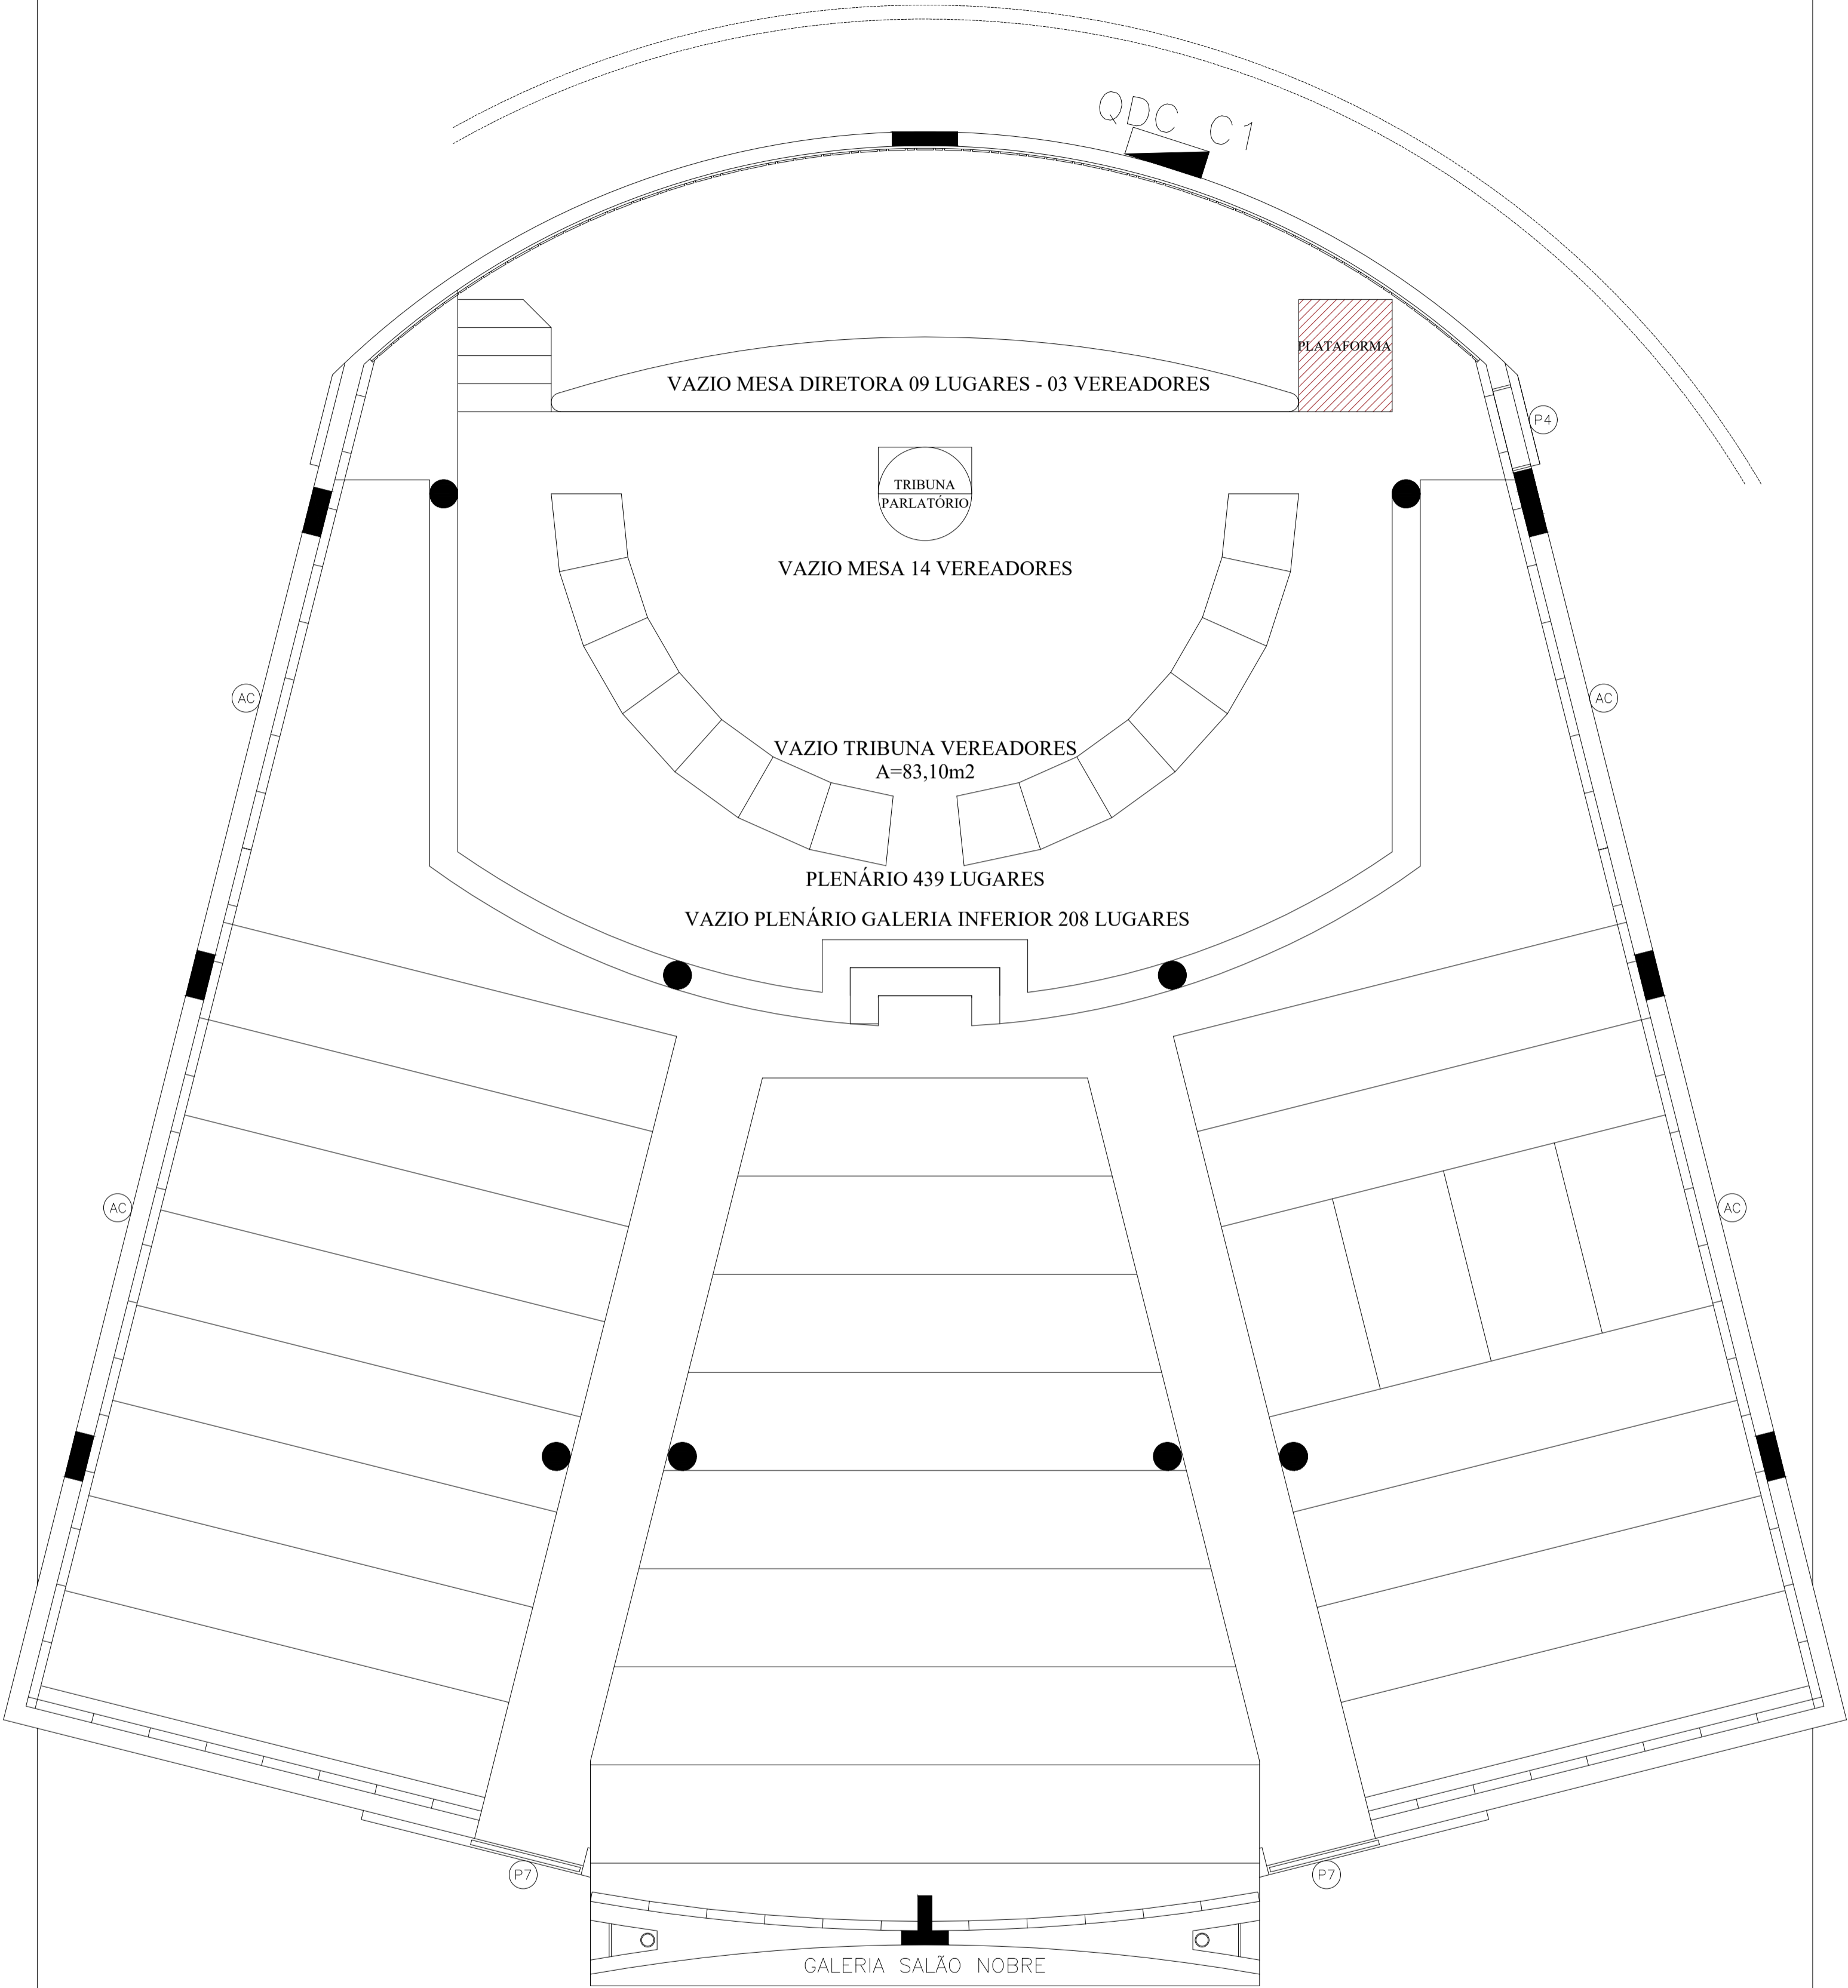


PLANTA BAIXA PLENÁRIO INFERIOR
ESCALA: 1/100

OBS: Medidas a serem conferidas em Obra/Serviço.

CLIENTE	CÂMARA MUNICIPAL DE PARÁ DE MINAS		OBRA	CÂMARA MUNICIPAL DE PARÁ DE MINAS		
TÍTULO	PROJETO PLATAFORMA ELEVATÓRIA PLENÁRIO INFERIOR		ENDEREÇO	AV. PRESIDENTE VARGAS, 1935, SEN. VALADARES – PARÁ DE MINAS/MG		
CONTEÚDO						
PLANTA BAIXA E CORTES						
			Nº PROJETO	CÓDIGO PROJETO		
				-		
DESENHO:			DATA	FOLHA		
			28/12/2021	1/4		
ARQ. GABRIELA DA SILVA FERREIRA		CAU/MG: A190617-8				
			ESCALA	FORMATO	REV.	
			1/100	A2	1	



EDIFÍCIO SEDE CÂMARA MUNICIPAL DE PARÁ DE MINAS - PLENÁRIO INFERIOR

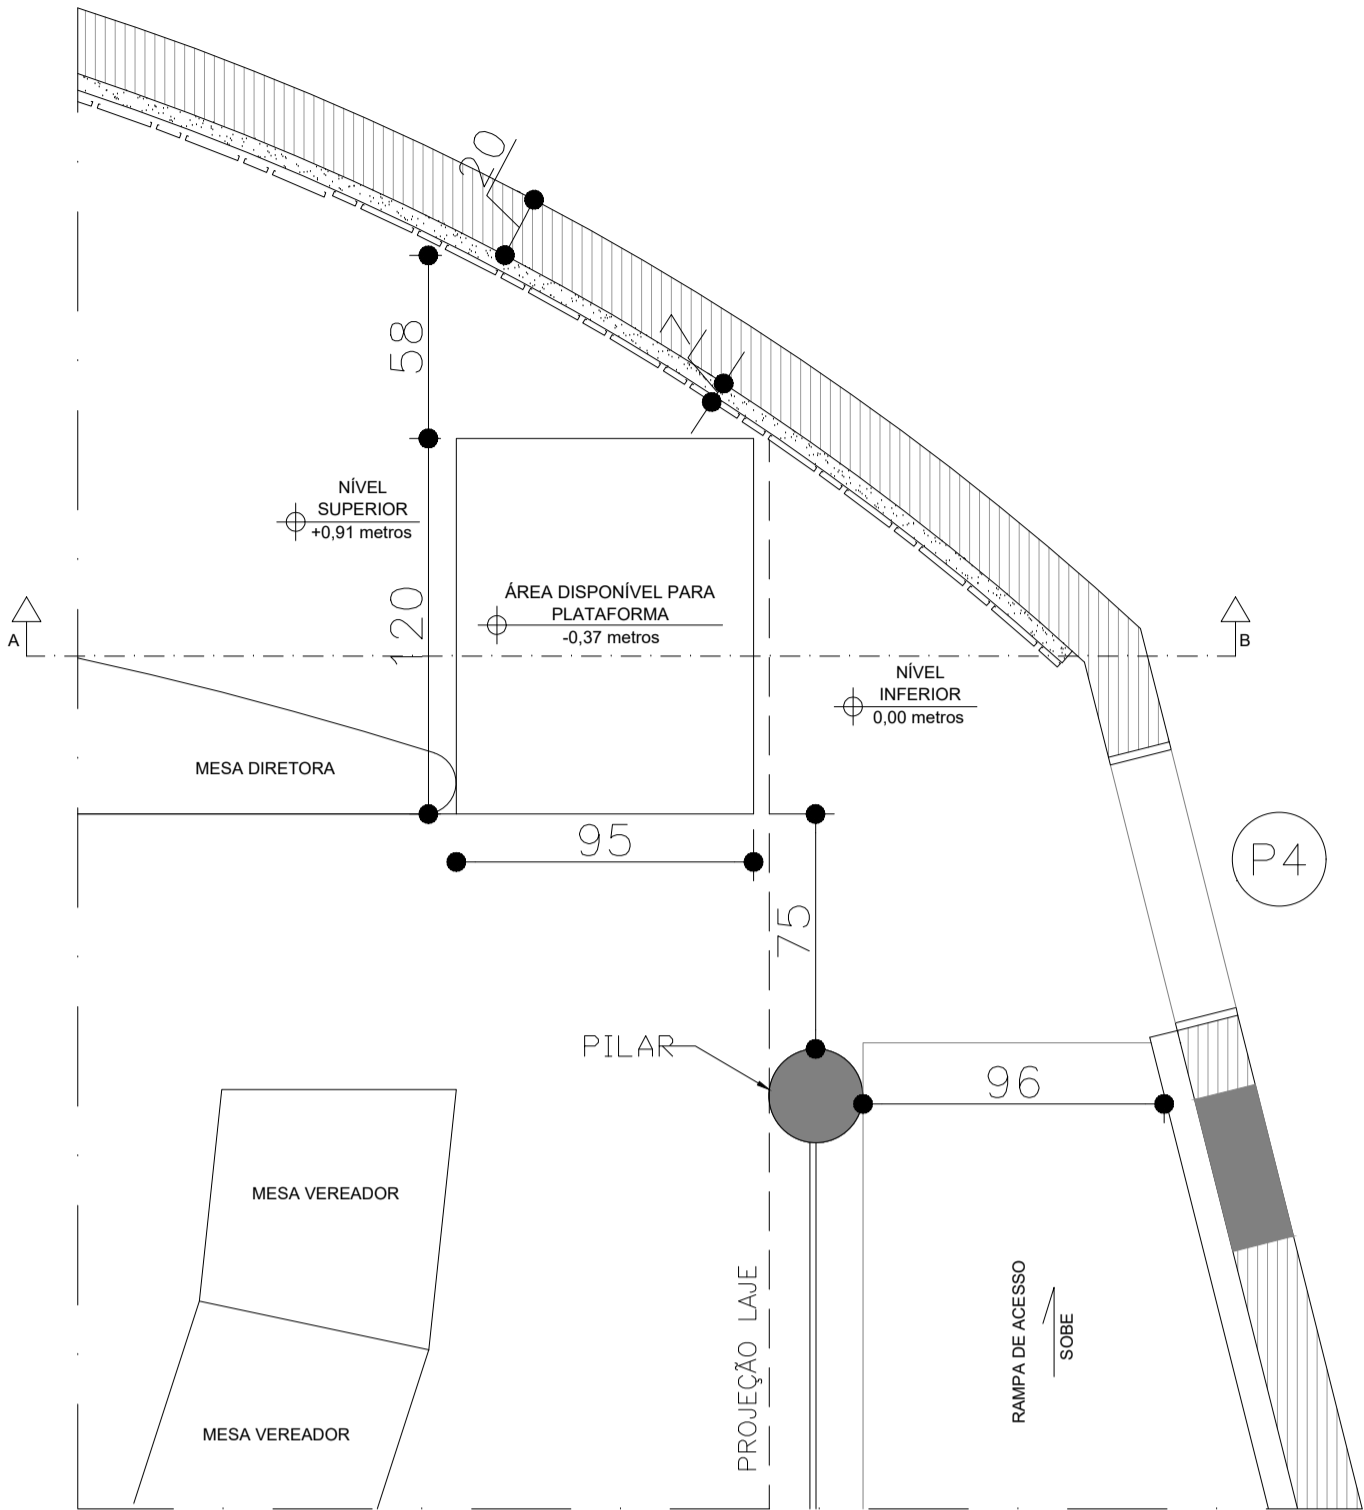

FOTOS DO LOCAL




 
PLANTA BAIXA - LEVANTAMENTO DO EXISTENTE
ESCALA: 1/50

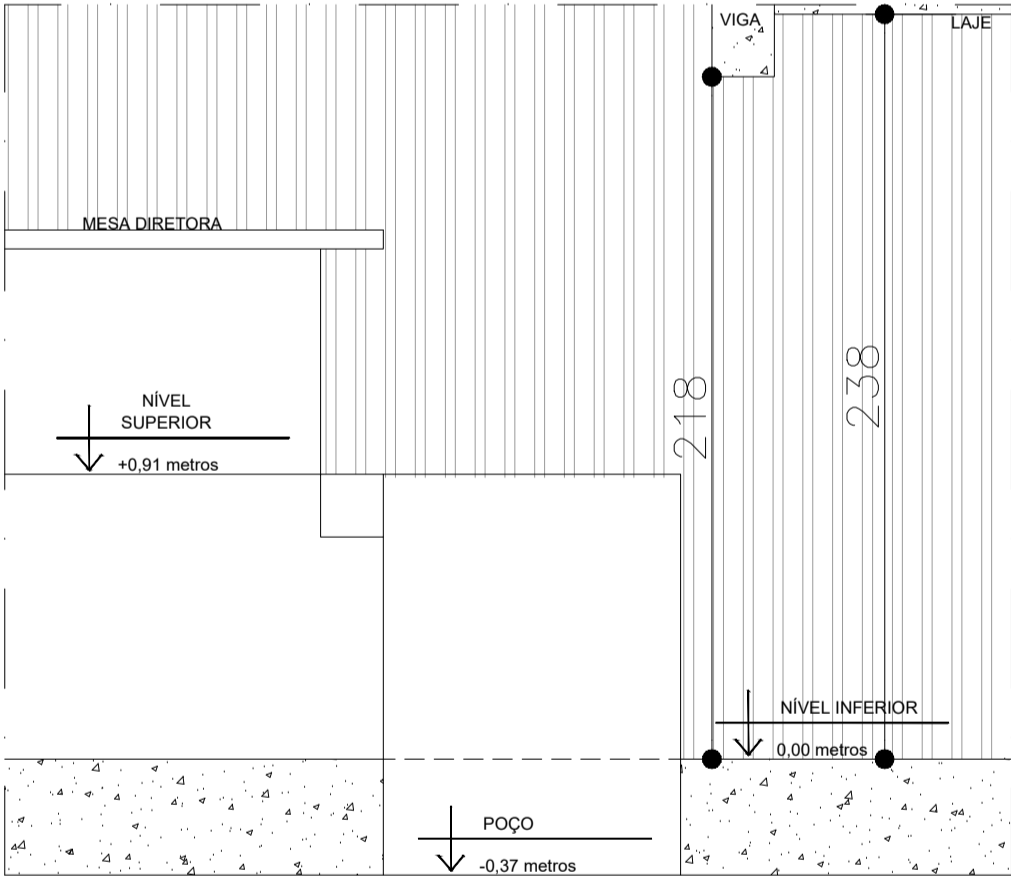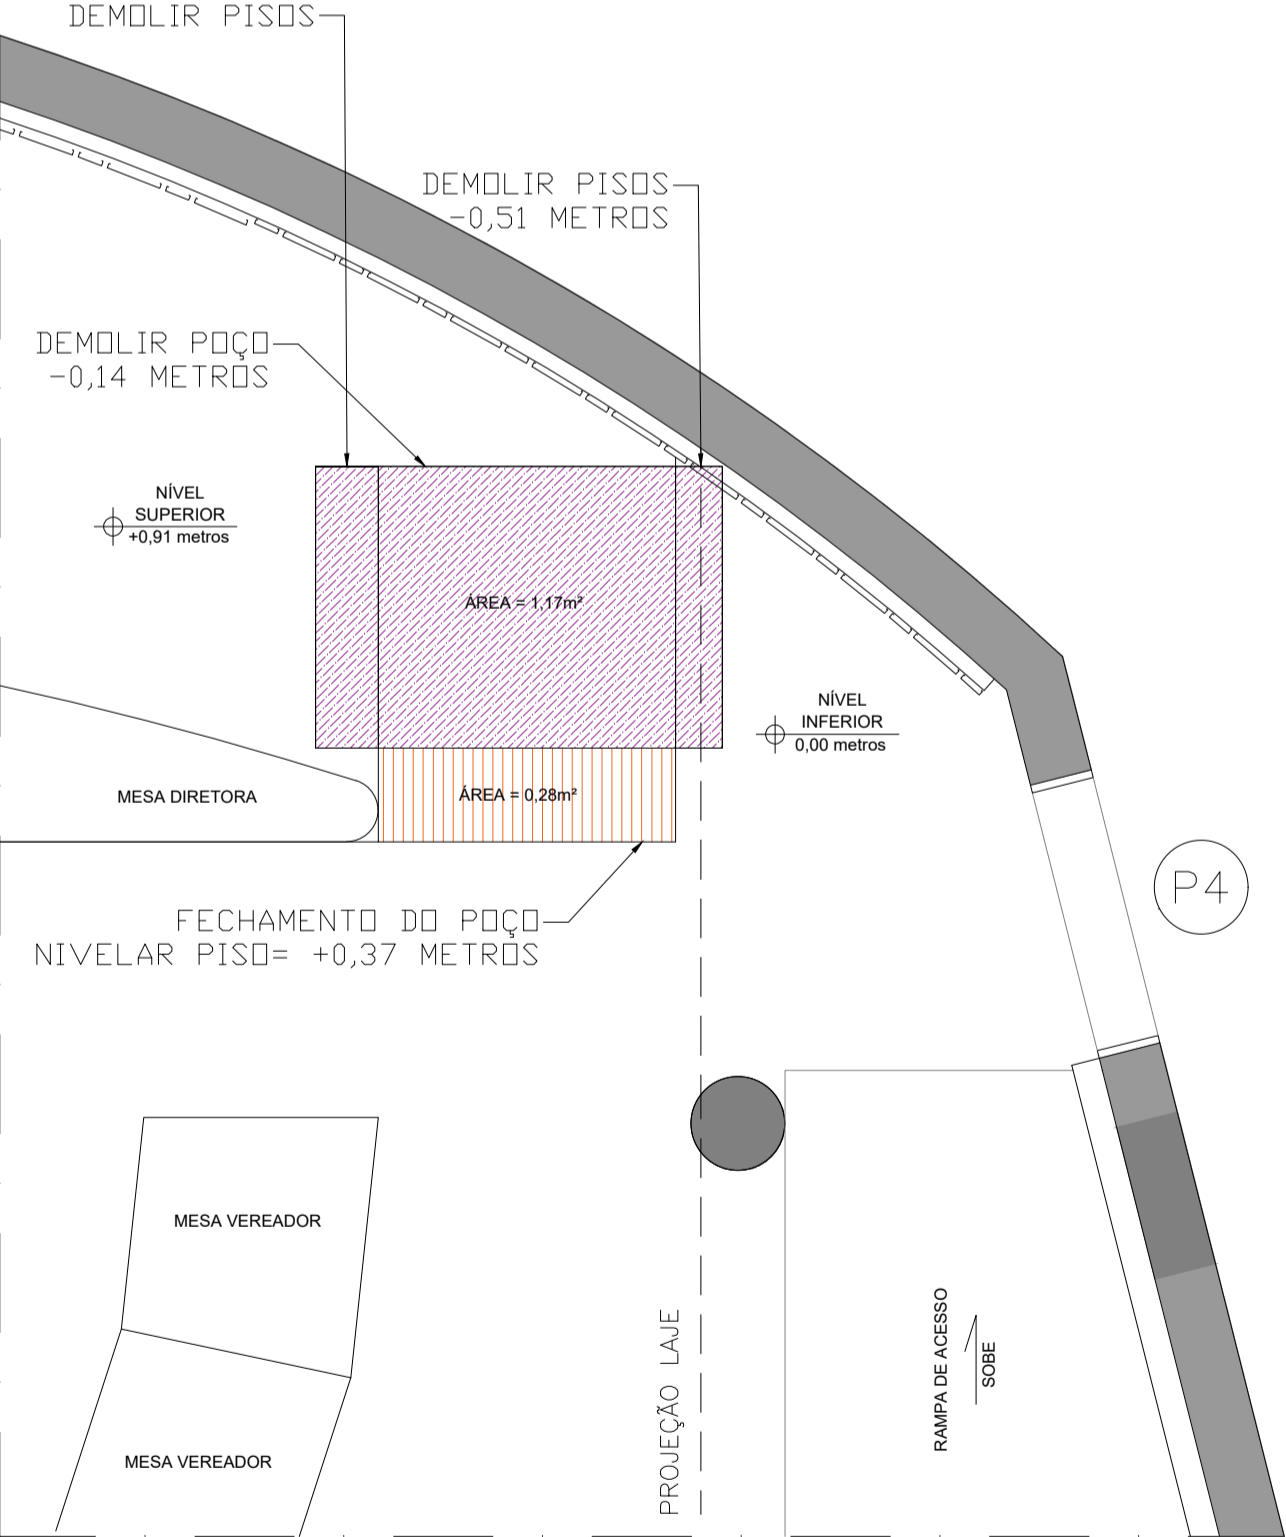

CORTE AB
ESCALA: 1/50


PLANTA BAIXA - DEMOLIR + CONSTRUIR
ESCALA: 1/50

LEGENDA

-  PAREDE A DEMOLIR
-  PISO A CONSTRUIR


CLIENTE	CÂMARA MUNICIPAL DE PARÁ DE MINAS	OBRA	CÂMARA MUNICIPAL DE PARÁ DE MINAS
TÍTULO	PROJETO PLATAFORMA ELEVATÓRIA PLENÁRIO INFERIOR	ENDEREÇO	AV. PRESIDENTE VARGAS, 1935, SEN. VALADARES - PARÁ DE MINAS/MG
CONTEÚDO	PLANTA BAIXA E CORTE		
		Nº PROJETO	CÓDIGO PROJETO
			-
DESENHO:		DATA	FOLHA
ARQ. GABRIELA DA SILVA FERREIRA		28/12/2021	2/4
		CAU/MG: A190617-8	
		ESCALA	FORMATO
		1/50	A2
			REV.
			1

EDIFÍCIO SEDE CÂMARA MUNICIPAL DE PARÁ DE MINAS - PLENÁRIO INFERIOR

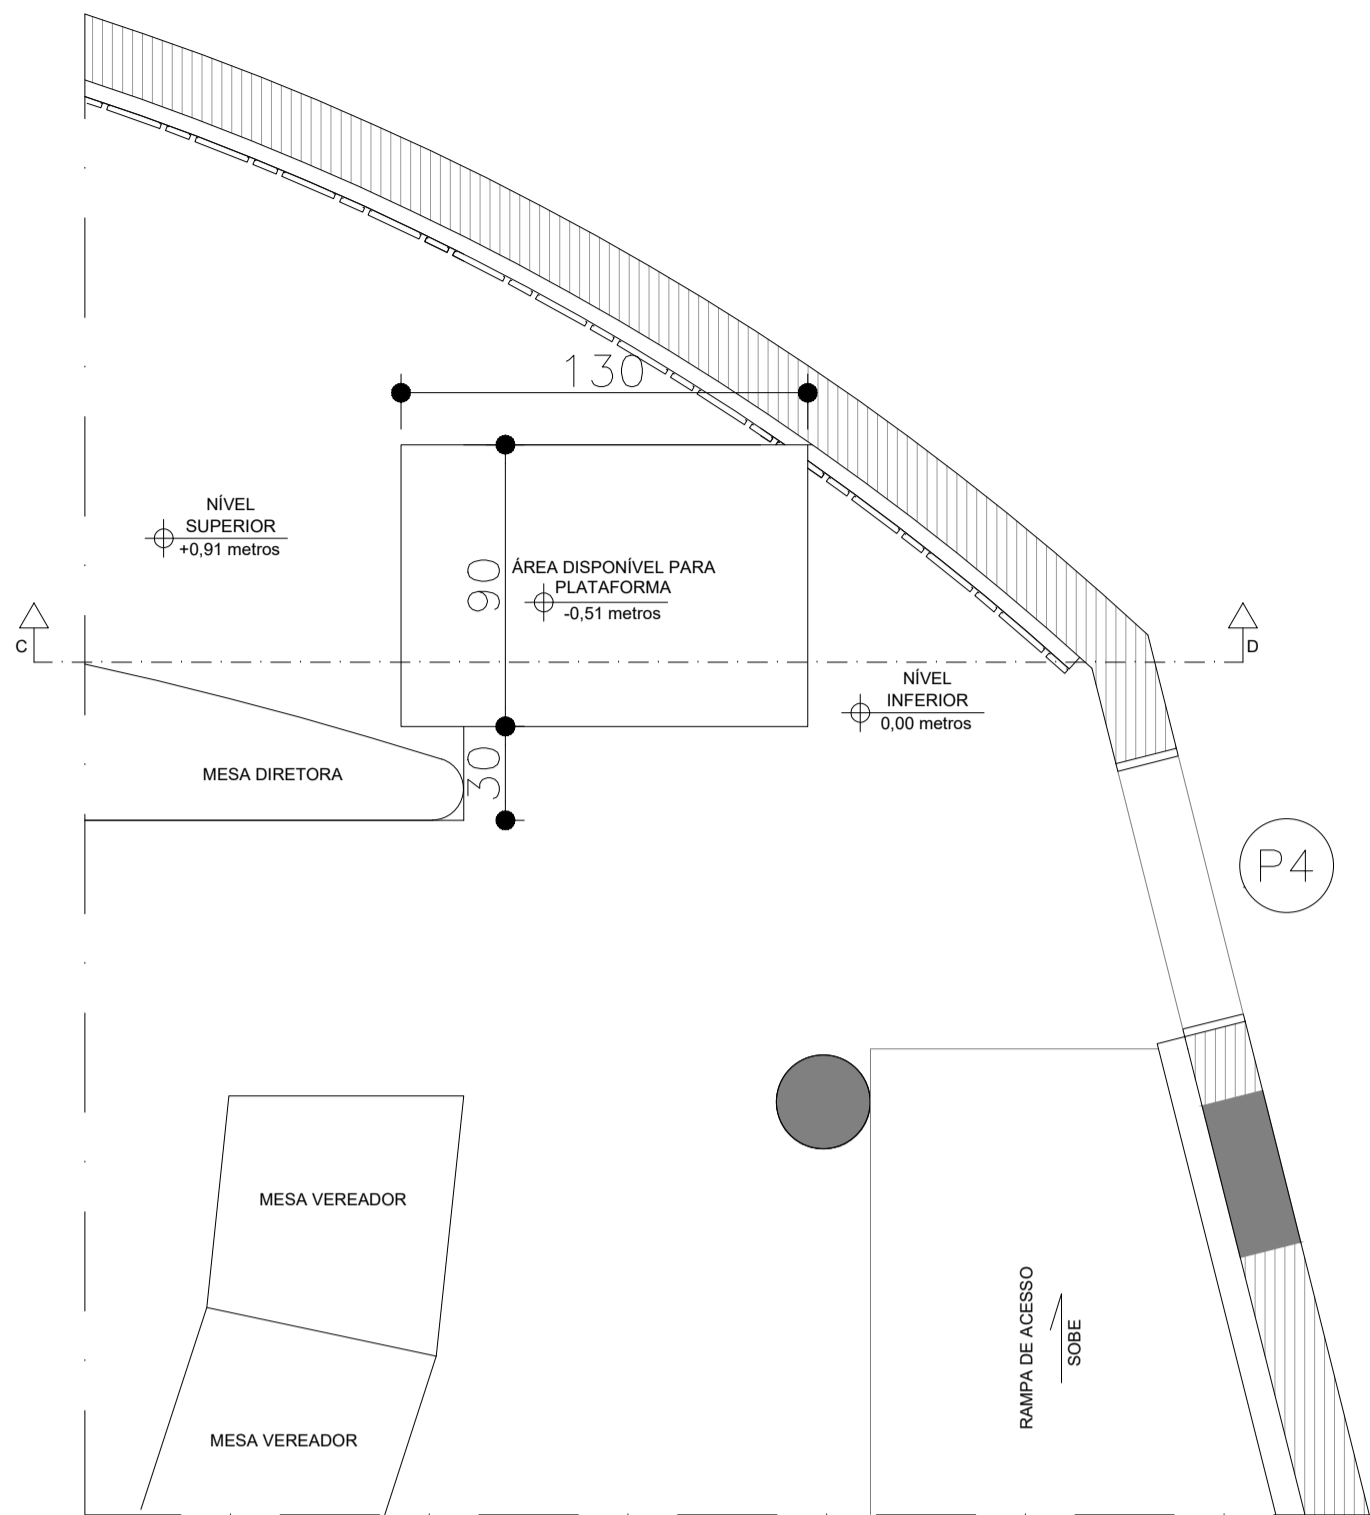


PLANTA BAIXA - MODIFICAÇÃO
ESCALA: 1/50

PARTE INFERIOR DA MESA DIRETORA
SEGUIR PINTURA PADRÃO PARA ACABAMENTO

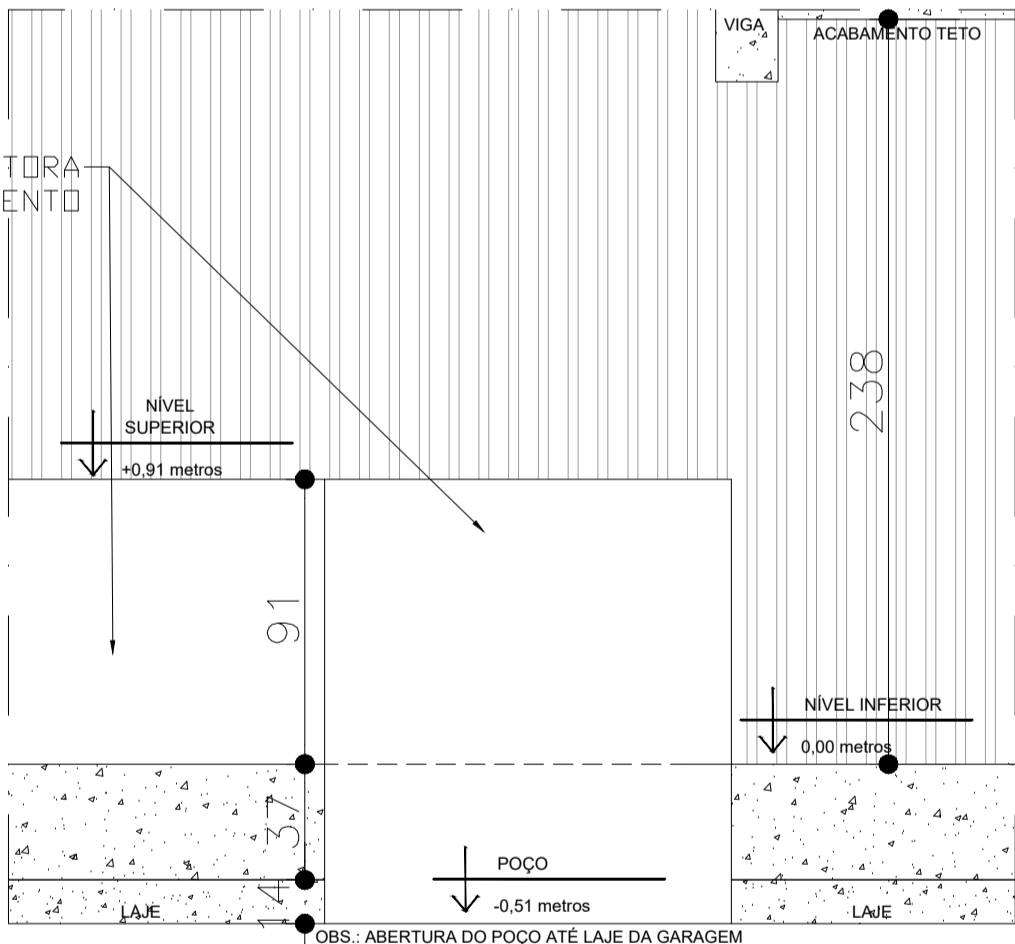


CORTE CD
ESCALA: 1/50

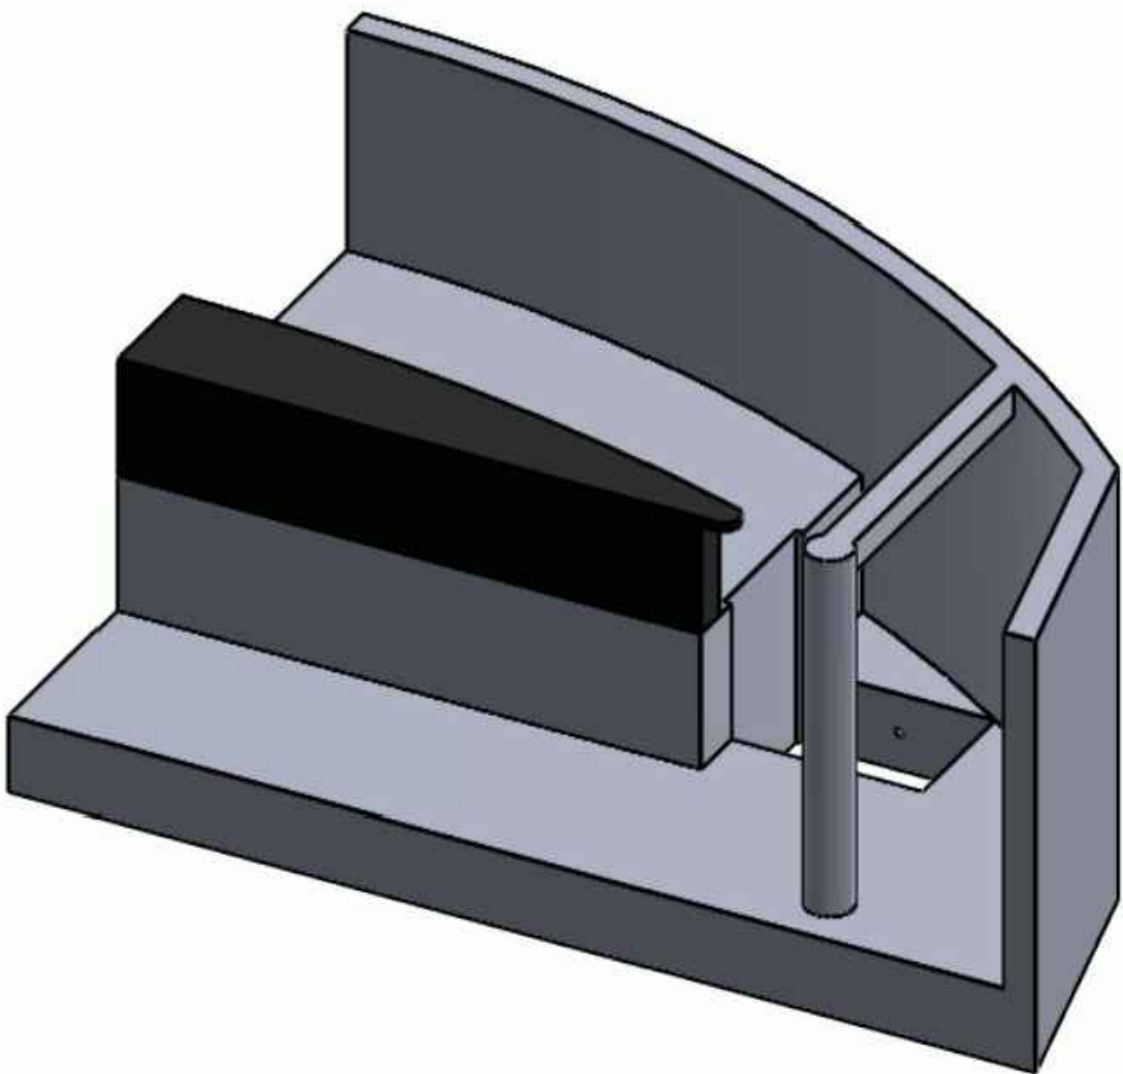


CLIENTE	CÂMARA MUNICIPAL DE PARÁ DE MINAS	OBRA	CÂMARA MUNICIPAL DE PARÁ DE MINAS
TÍTULO	PROJETO PLATAFORMA ELEVATÓRIA PLENÁRIO INFERIOR	ENDEREÇO	AV. PRESIDENTE VARGAS, 1935, SEN. VALADARES - PARÁ DE MINAS/MG
CONTEÚDO	PLANTA BAIXA E CORTE		
		Nº PROJETO	CÓDIGO PROJETO
			-
DESENHO:		DATA	FOLHA
ARQ. GABRIELA DA SILVA FERREIRA	CAU/MG: A190617-8	28/12/2021	3/4
		ESCALA	FORMATO
		1/50	A2
		REV.	1

EDIFÍCIO SEDE CÂMARA MUNICIPAL DE PARÁ DE MINAS - PLENÁRIO INFERIOR

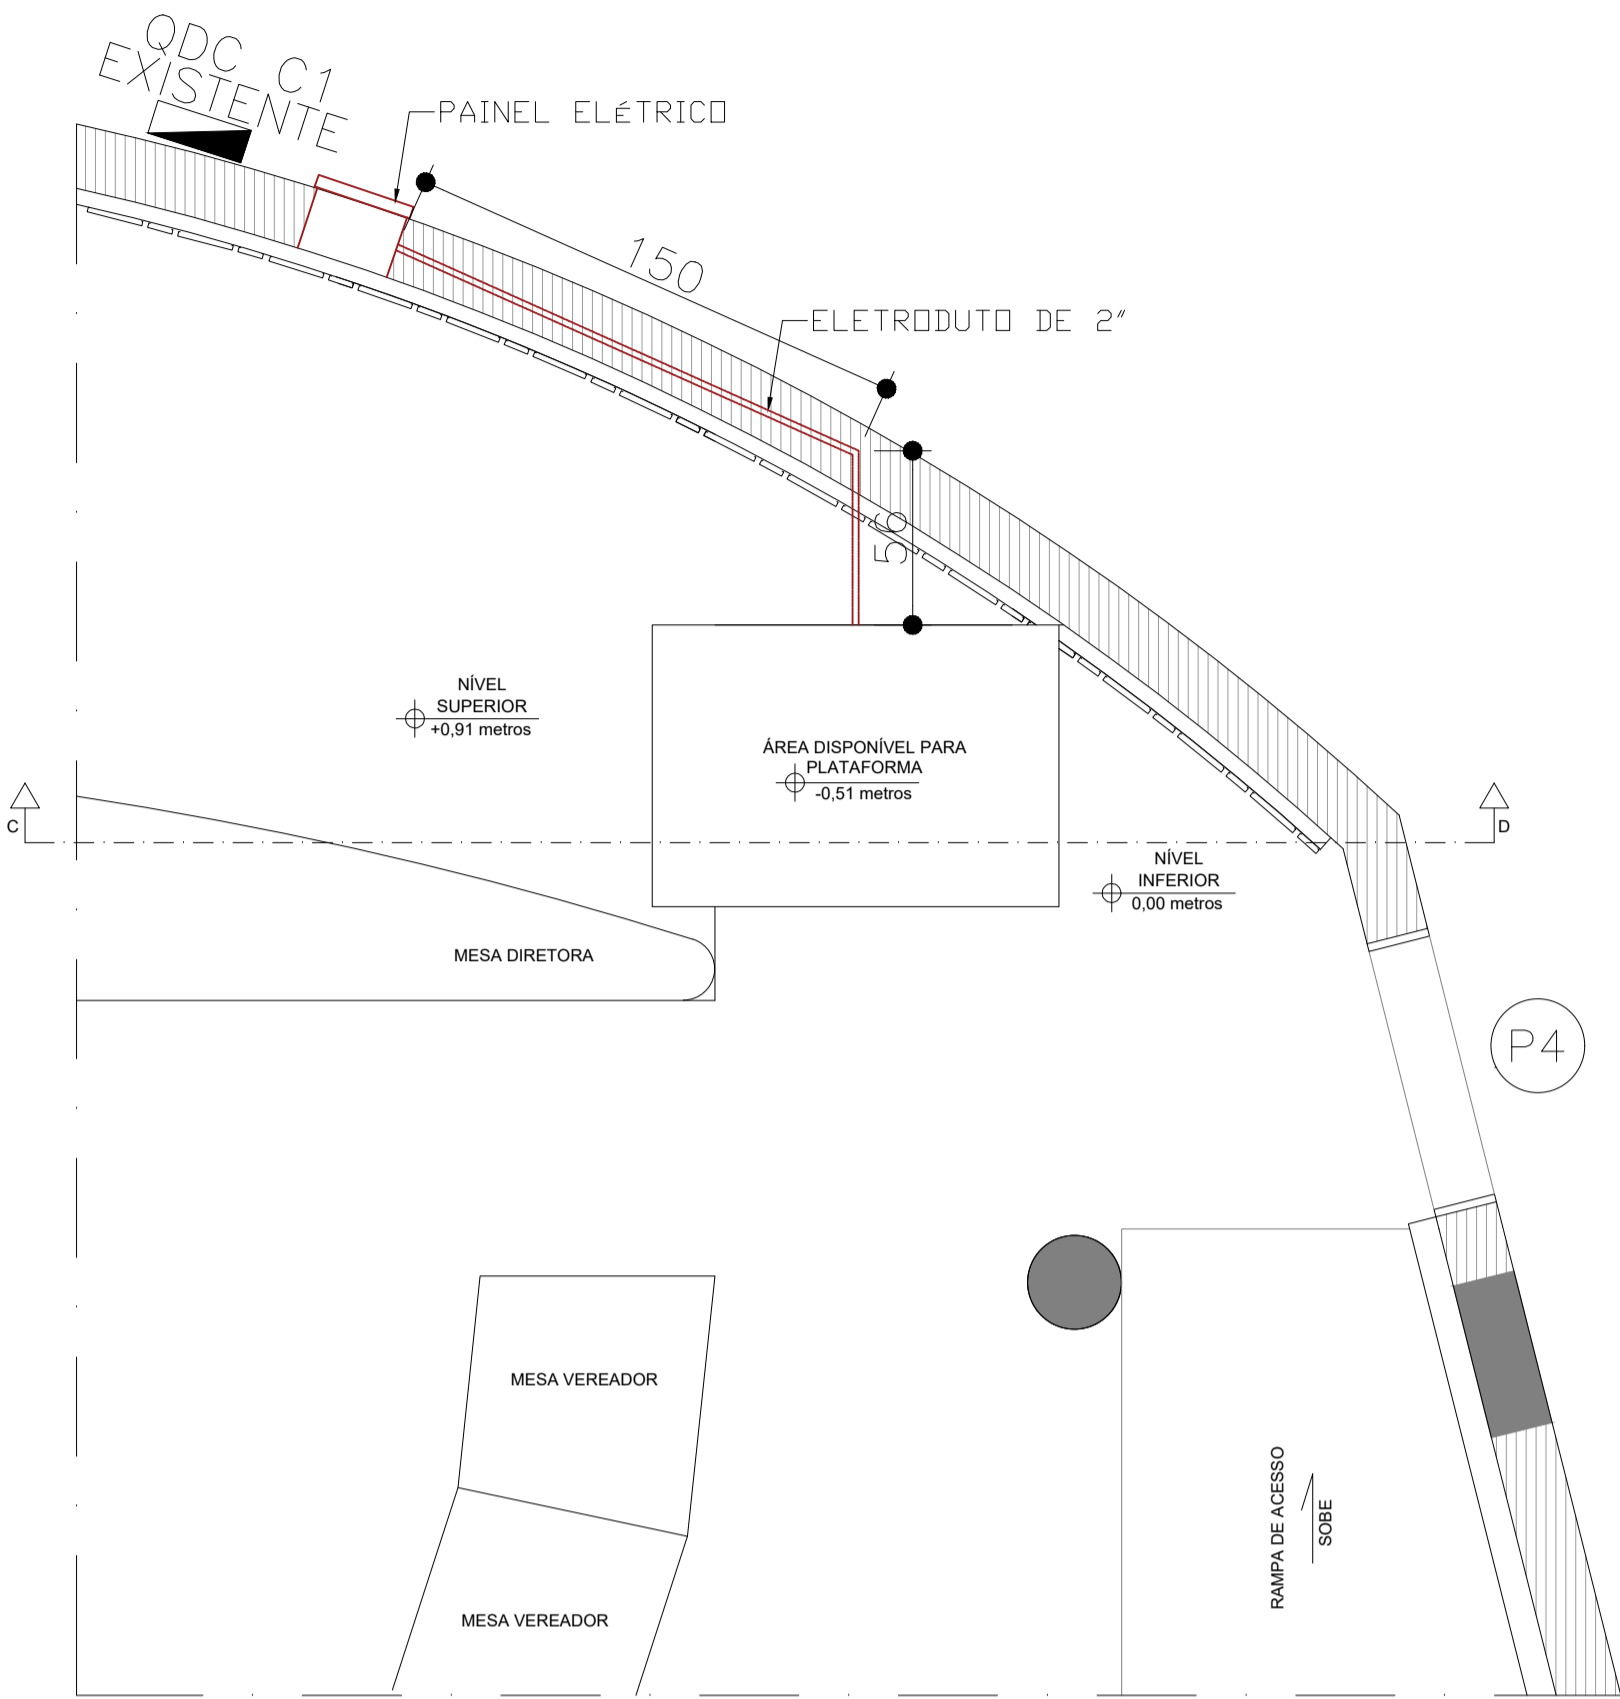

PLANTA BAIXA ELÉTRICA
ESCALA: 1/50

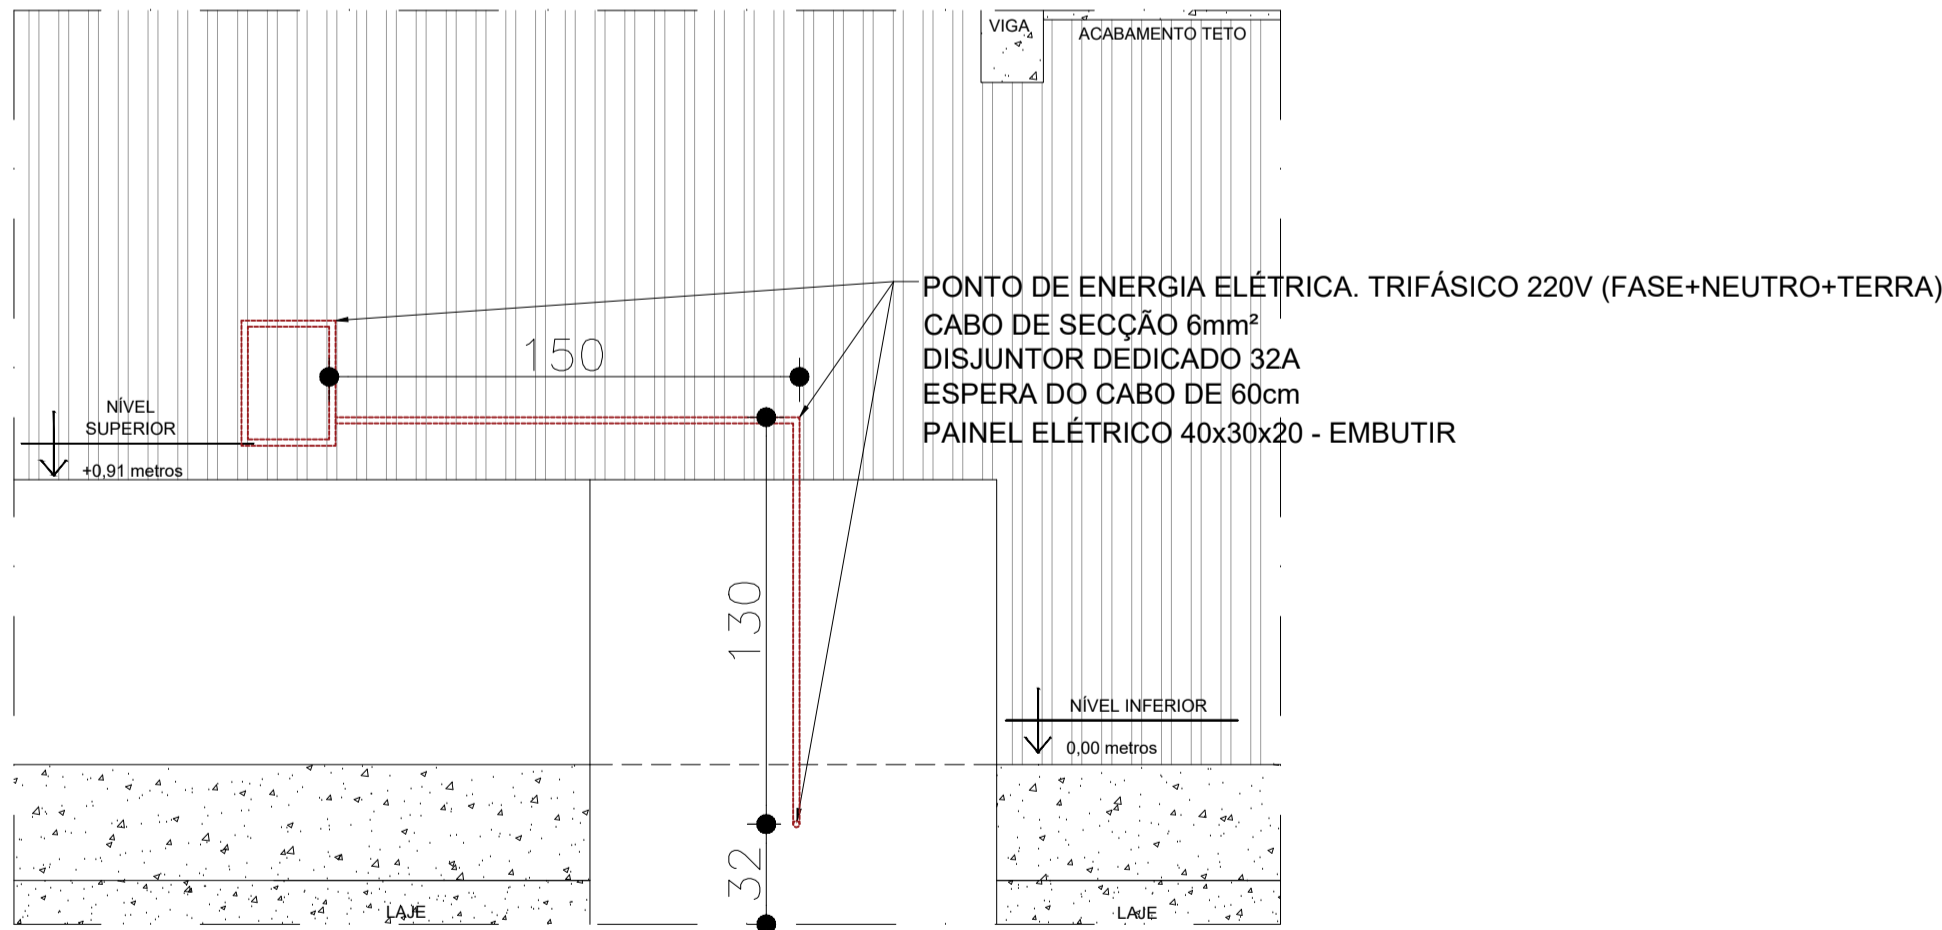

CORTE CD
ESCALA: 1/50

NOTAS:

Ponto de tomada energia elétrica. Trifásico 220 V (fases + neutro + terra). Cabo de secção 6 mm². Disjuntor dedicado 32 A. Espera do cabo de 60 cm. Paineleletrico: 40 cm x 30 cm x 20 cm (embutido ou sobreposto).

CLIENTE	CÂMARA MUNICIPAL DE PARÁ DE MINAS		OBRA	CÂMARA MUNICIPAL DE PARÁ DE MINAS		
TÍTULO	PROJETO PLATAFORMA ELEVATÓRIA PLENÁRIO INFERIOR		ENDEREÇO	AV. PRESIDENTE VARGAS, 1935, SEN. VALADARES – PARÁ DE MINAS/MG		
CONTEÚDO						
PLANTA BAIXA E CORTE						
			Nº PROJETO	CÓDIGO PROJETO		
				-		
DESENHO:			DATA	FOLHA		
			28/12/2021	4/4		
ARQ. GABRIELA DA SILVA FERREIRA		CAU/MG: A190617-8	ESCALA	FORMATO	REV.	
			1/50	A2	1	